


КОМЕР. ПОМЕЩ.	НАИМЕНОВАНИЕ	ПЛОЩАДЬ М ²	КАТЕГОРИЯ ПОМЕЩ.
ЭКСПЛУАТАЦИЯ ПОМЕЩЕНИЙ ОВАТЯМОЛОЧНОГО МЕД. ЦЕНТРА			
ВЕРХНЕЕ ОТДЕЛЕНИЕ СТАЦИОНА ДНЕВНОГО ПРИБЫТИЯ № 34			
1.	Лестничная клетка	7,7	
2.	Холл	44,0	
3.	Полотельничная	-	
4.	Зона обслуживания МП	5,8	
5.	1-я местная каюта с ду	13,5	
6.	1-я местная каюта с ду	14,3	
7.	1-я местная каюта с ду	13,6	
8.	1-я местная каюта с ду	23,7	
9.	Коридор	27,5	
10.	Коридор	38,7	
11.	Кухня-приготовительная	4,4	В
12.	Электрощитовая	8,1	В4
14.	4-я местная каюта с ду	42,0	
15.	Сан. узел	1,3	
16.	Кладовая бытовых вещей	7,0	В
ОПЕРАЦИОННЫЙ БЛОК			
17.	Планирование подготовки больных и операций	11,5	Д
18.	Планирование подготовки больных и операций	21,8	Д
19.	Палата анестезиологической помощи	11,1	Д
20.	Малая операционная	24,0	Д
21.	Стерилизационная	10,0	Д
22.	Малая операционная	25,7	Д
23.	Малая операционная	27,7	Д
24.	Стерилизационная	10,5	Д
25.	Операционная	50,7	Д
26.	Школа для врачей и студентов	7,2	
27.	Отдел для хранения операционных областей, оборудованных индивидуальными асептиками	5,8	
28.	Сан. узел	3,6	
29.	Отдел для хранения операционных областей, оборудованных индивидуальными асептиками	8,1	
30.	Сан. узел	2,2	
31.	Коридор	13,4	
32.	Коридор	21,0	
33.	Анестезиологическая	5,0	
Итого:		520,0	

План третьего этажа (+7,800/ +8,100/ +8,700)

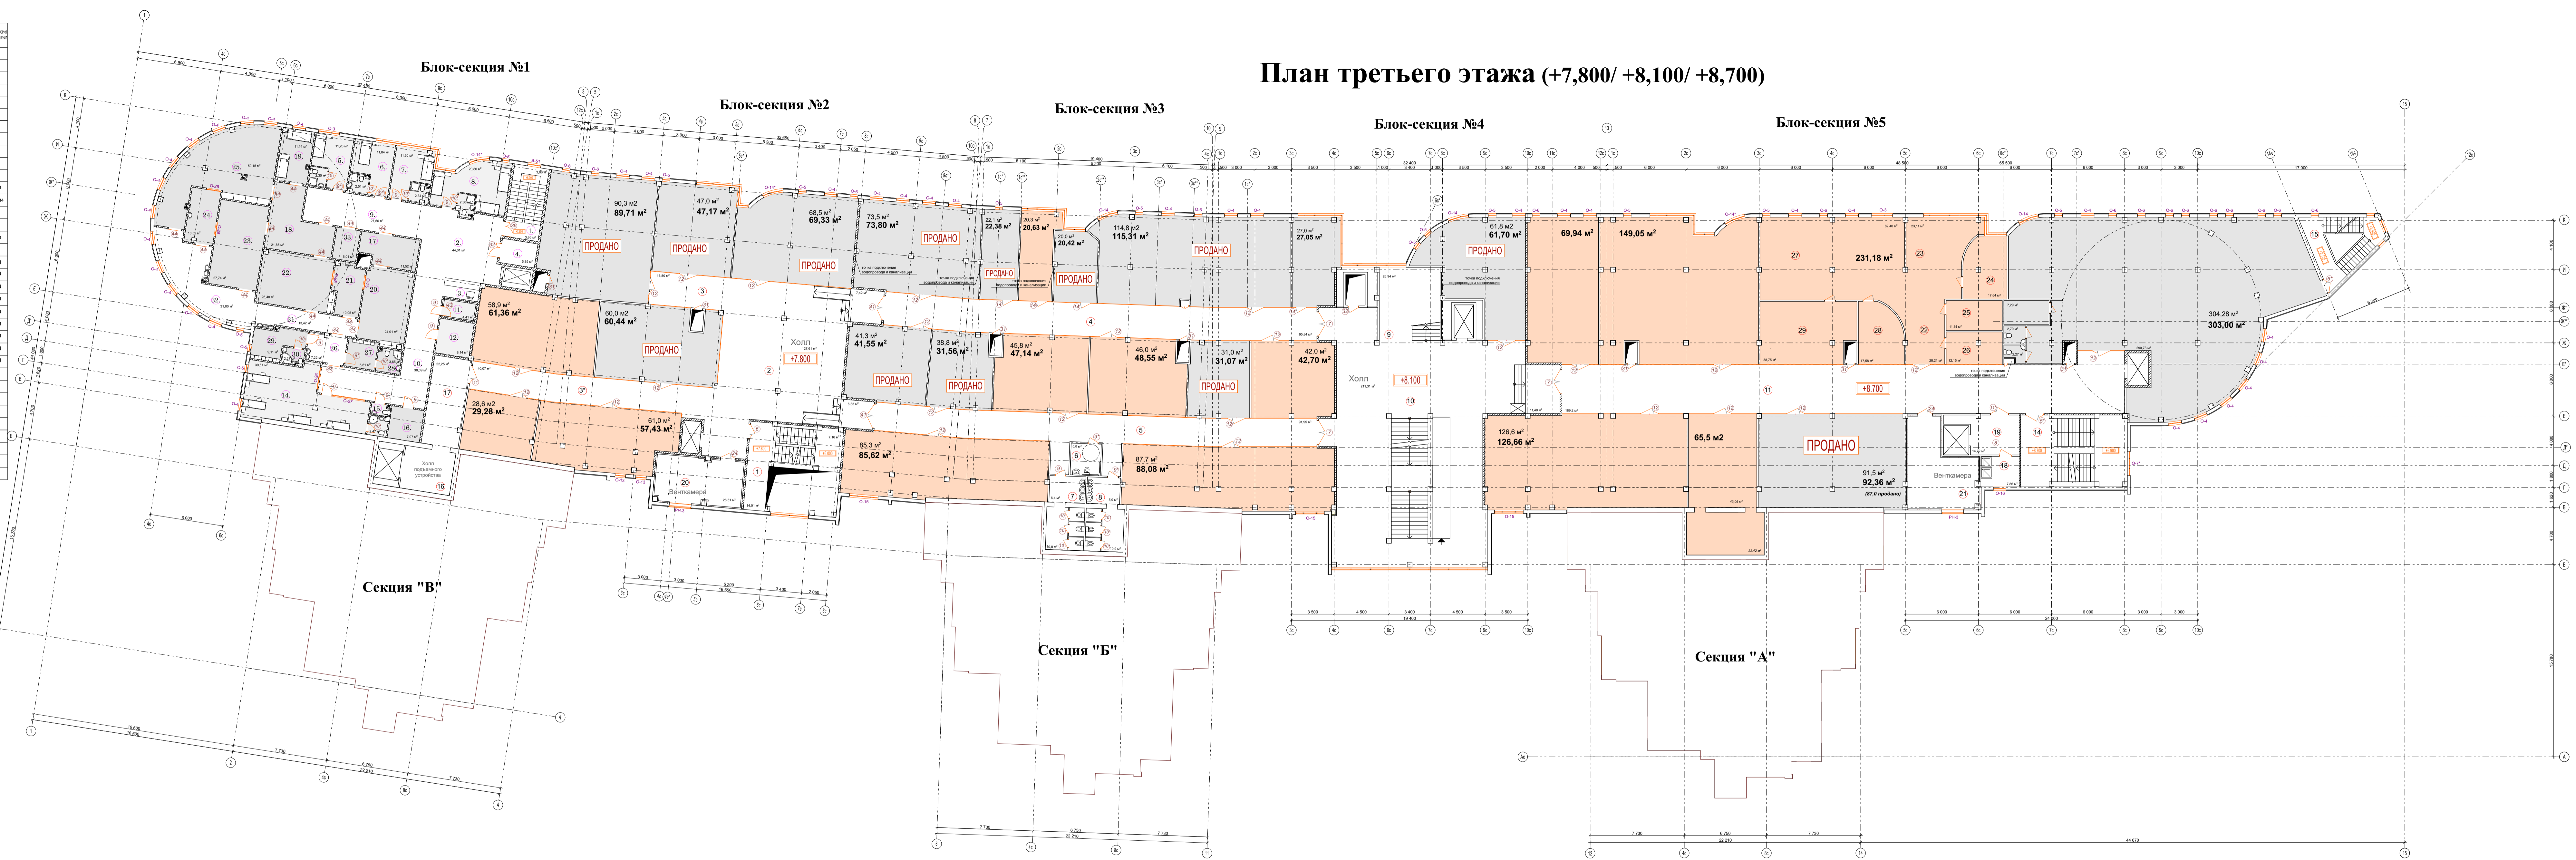

- Предлагаются на продажу

- Проданные помещения

Примечания:
 - Стекло закаленное
 1. Ведомость заполнения проемов см. лист АР-75-77.

ЭКСПЛУАТАЦИЯ ВСТРОЕННО-ПРИСТРОЕННЫХ ПОМЕЩЕНИЙ ОБЩЕСТВЕННОГО НАЗНАЧЕНИЯ 3 ЭТАЖА

КОМЕР. ПОМЕЩ.	НАИМЕНОВАНИЕ	ПЛОЩАДЬ М ²	КАТЕГОРИЯ ПОМЕЩ.
ОБЩЕСТВЕННЫЕ ПОМЕЩЕНИЯ ДЛЯ ОБСЛУЖИВАНИЯ			
1	Лестничная клетка	21,1	
2	Холл	141,3	
3	Коридор	18,8	
4	Коридор	40,0	
5	Коридор	56,8	
6	Коридор	91,8	
7	Сан. узел МП	5,8	
8	Сан. узел Ж	17,2	
9	Сан. узел М	16,8	
10	Лестничная клетка	26,9	
11	Холл	222,7	
14	Лестничная клетка	31,1	
15	Лестничная клетка	12,4	
Итого:		928,7	
ИЗМЕНЕНО-ОБРАЗОВАТЕЛЬНЫЕ ПОМЕЩЕНИЯ			
16	Холл подвального устройства	14,0	
17	Коридор	22,2	
18	Комната уборочного инвентаря	7,8	В4
19	Холл подвального устройства	14,7	
Итого:		58,7	
ТЕХНИЧЕСКИЕ ПОМЕЩЕНИЯ			
20	Приточная вентилятор	36,5	Д
21	Приточная вентилятор	36,0	Д
Итого:		72,5	
ОИМС 221,18 м ²			
22	Зона приема и оказания помощи	28,21	
23	Рецепция	25,11	
24	Кабинет директора	17,64	
25	Комната приема пациентов	11,34	
26	Подошвенные помещения	12,10	
27	Рабочая зона	82,40	
28	Рабочий кабинет	17,58	
29	Рабочий кабинет	38,76	
Итого:		231,18	

01/2015 - АР

ГОРОД ВЛАДИМИР. УЛИЦА МИРА

Жилой комплекс со встроенно-пристроенными помещениями общественного назначения

План 3 этажа М 1:200

Стадия	Лист	Листов
П	10	
ООО "ПРОМБИЗНЕС СТРОЙ"		

Изм.	Коп.	Лист	№ док.	Подпись	Дата

ГИП
Архитектор

Зайонцевский
Старостина

Имя, инв. N
Подпись и дата

